

Общество с ограниченной ответственностью
"Жилкоммунпроект"
регистрационный номер СРО №0059.04-2010-5405360882-П-138 от 14.01.2014 г.

Многоквартирный жилой дом

РАБОЧАЯ ДОКУМЕНТАЦИЯ

Капитальный ремонт общего имущества
многоквартирного жилого дома по адресу
1-й переулок Пархоменко, 14
в Ленинском районе г. Новосибирска

Система холодного водоснабжения.
Система горячего водоснабжения.

Шифр проекта 2014-74-ВК

Генеральный директор

Кравченко А.Г.

Главный инженер проекта

Нагин Д.Н.

г. Новосибирск, 2014 г.

Ведомость основных комплектов рабочих чертежей

Обозначение	Наименование	Примечание
-ВК	Капитальный ремонт систем водоснабжения	
-ВК.С	Спецификация материалов и оборудования	

Ведомость чертежей комплекта

Лист	Наименование	Примечание
1	Общие данные	
2	Планы 1-2 этажей с сетями водопровода	
3	Планы 3-4 этажей с сетями водопровода	
4	Схемы систем В1, Т3	

Ведомость ссылочных и прилагаемых документов

Обозначение	Наименование	Примечание
СНиП 2.04.01-85*	Внутренний водопровод и канализация зданий	
СНиП 31-01-2003	Здания жилые многоквартирные	
ТСН 12-327-2004	Правила приёмки и ввода в эксплуатацию законченных объектов на территории НСО	

Проект выполнен на основании задания заказчика и в соответствии со СНиП 2.04.01-85* «Внутренний водопровод и канализация зданий» и другими нормативными документами, действующими на территории РФ. Согласно правилам приёмки и ввода в эксплуатацию законченных объектов на территории НСО ТСН 12-327-2004 необходимо выполнять акты на скрытые работы:

- при прокладке трубопроводов в штрабах и бороздах перекрытий, под полом и других скрытых местах;
- при устройстве антикоррозийной защиты трубопроводов.

Водоснабжение В1, Т3:

Проектируемые сети внутреннего водопровода В1, Т3 подключаются к существующим водопроводам из стальных водогазопроводных оцинкованных труб по ГОСТ 3262-75. Отверстия в стенах и перекрытиях после монтажа коммуникаций должны быть плотно заделаны материалом с тем же пределом огнестойкости, что и пересекаемая конструкция.

Отметки и привязки уточнять по месту монтажной организацией с учетом строительных конструкций, коммуникаций. Крепление трубопроводов выполнять согласно серии 4.904-69. 1. Согласно СНиПу 3.05.01-85 «Внутренние санитарно-технические системы» п.1.6 соединение стальных труб (неоцинкованных и оцинкованных), а также их деталей и узлов диаметром условного прохода до 25 мм включительно на объекте строительства следует производить сварку в нахлестку (с раздачей одного конца трубы или без резьбовой муфтой).

Ввод холодного и горячего водоснабжения выполнен с торца дома и находится в подвале. Изоляция труб- Термафлекс. Все применяемые материалы должны быть сертифицированы в установленном порядке.

Предусмотрена замена внутренних сетей водопровода, относящихся к общему имуществу собственников многоквартирного дома.

Качество воды для хозяйственно-питьевых нужд должно соответствовать ГОСТ 2874-82

Согласовано

Взам. инв. №


Подп. и дата

Инв. № подл.


						2014-70-ВК			
						Жилой дом по ул. 1-я пер. Пархоменко, 14 в Ленинском районе г. Новосибирска			
Изм.	Колуч.	Лист	№вок.	Подп.	Дата	Капитальный ремонт систем водоснабжения	Стадия	Лист	Листов
							Р	2	
Выполн.	Долгов			Р С З		Общие данные	ООО "Жилкоммунпроект"		
Провер.	Нагин								
Н.контр.	Зензеров								

Формат А3

План 1 этажа

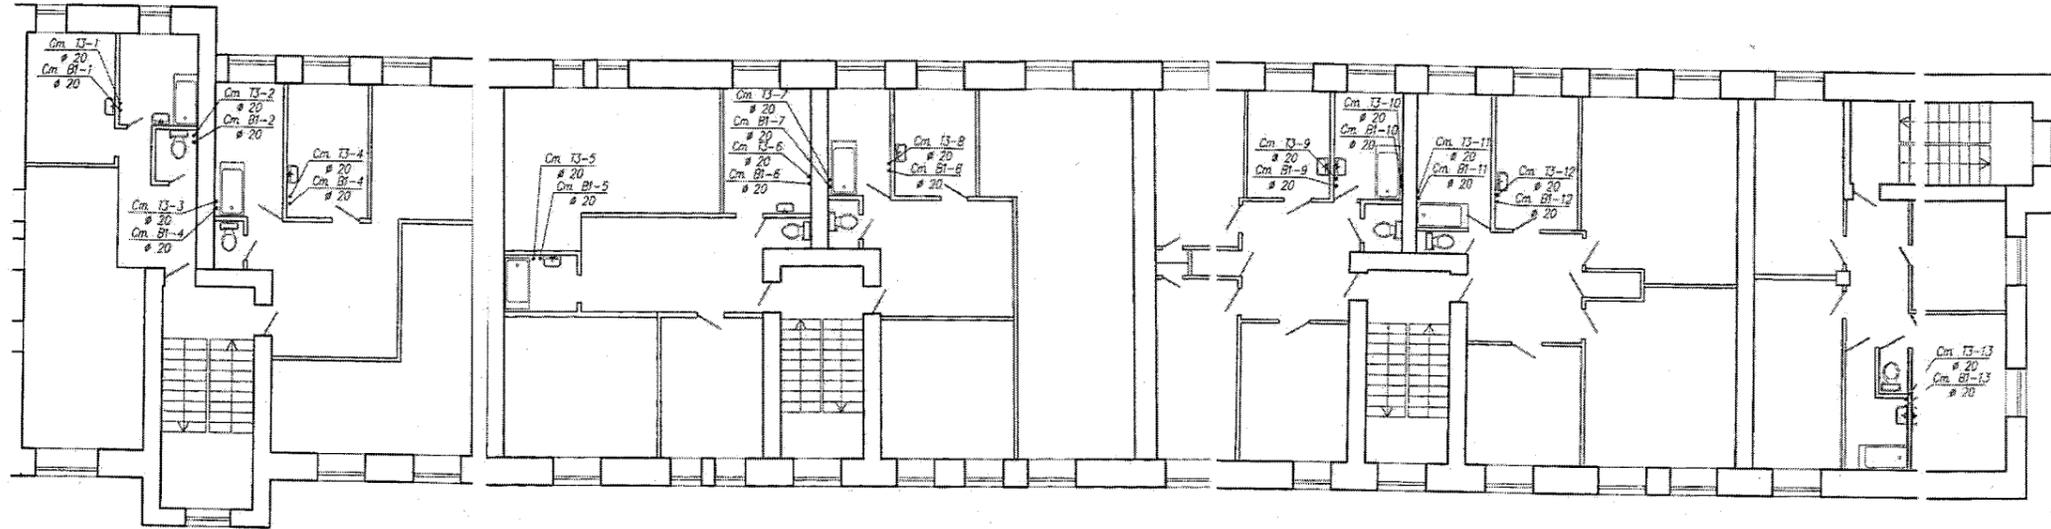


План 2 этажа

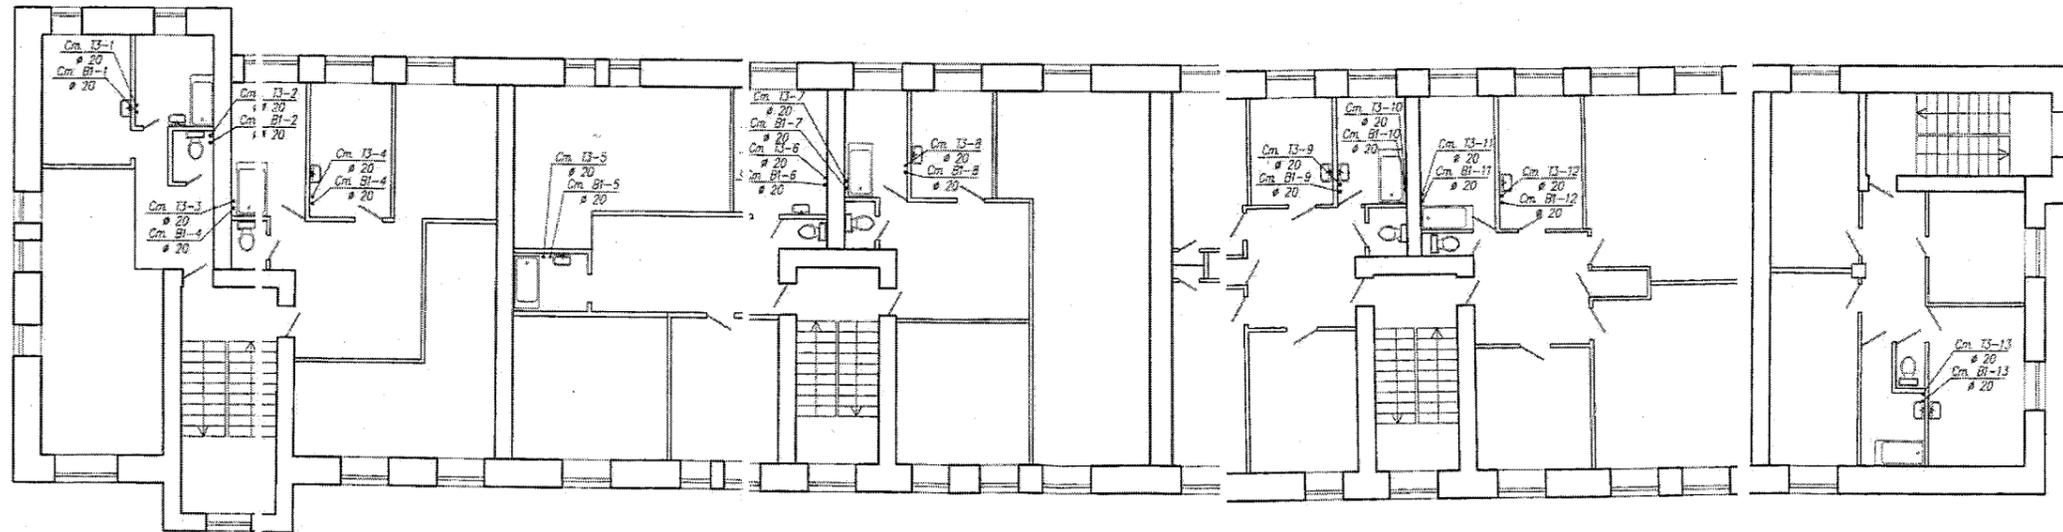


№ 44, № 10
Листы и планы
Всего листов 10
Составлено

						2014-70-ВК		
						Жилой дом по ул. 1-я пер. Пархоменко, 14 в Ленинском районе г. Новосибирска		
						Капитальный ремонт систем водоснабжения		
						Планы 1-2 этажей с сетями водопровода		
Изм.	Кол.	Лист	Маск	Подп.	Дата	Стр.	Лист	Листов
						Р	3	
Выполн.	Долгов					ООО "Жилкомцентрпроект"		
Проект.	Нагин					Формат А1		
Инж.	Зензверов							

План 3 этажа

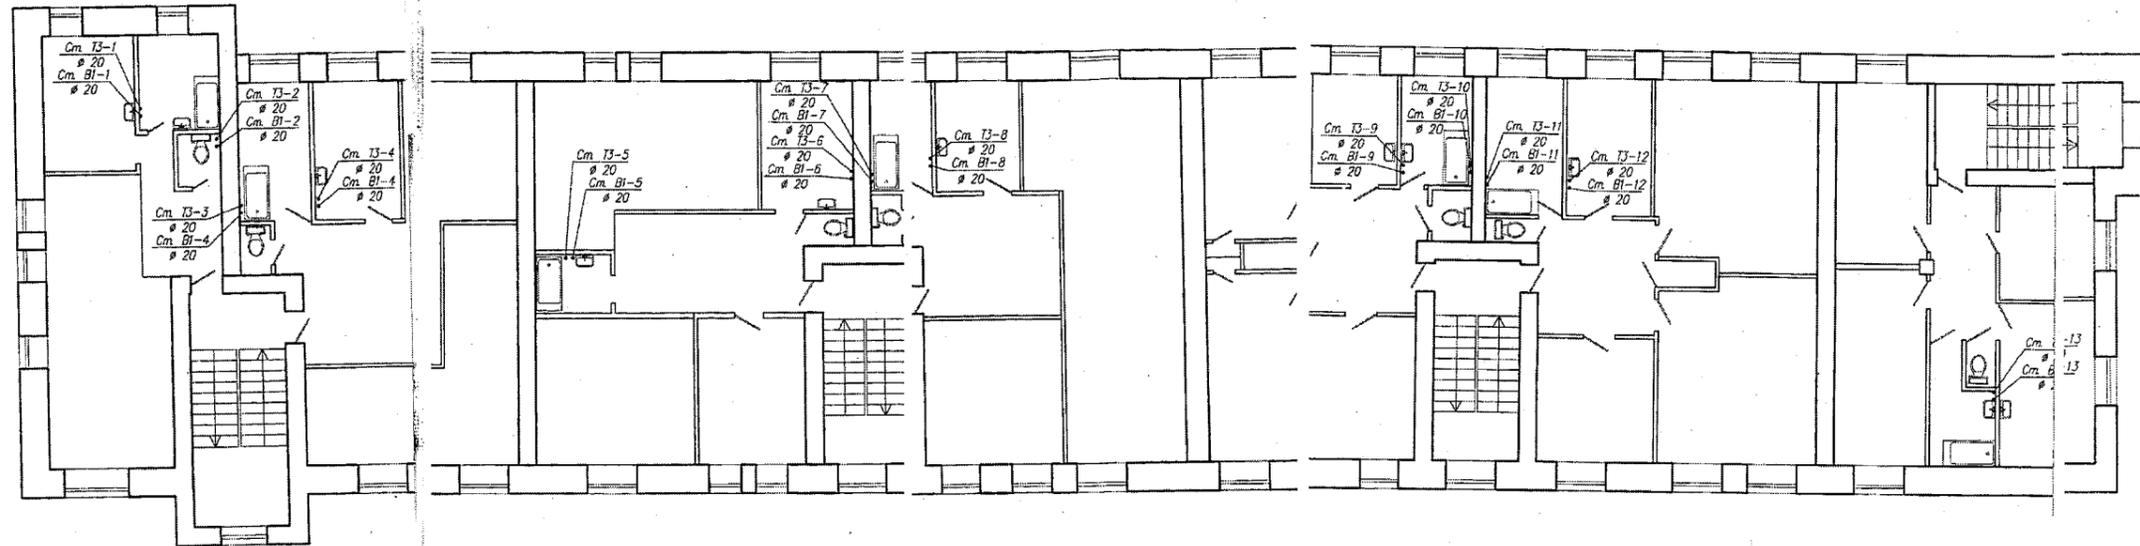

План 4 этажа

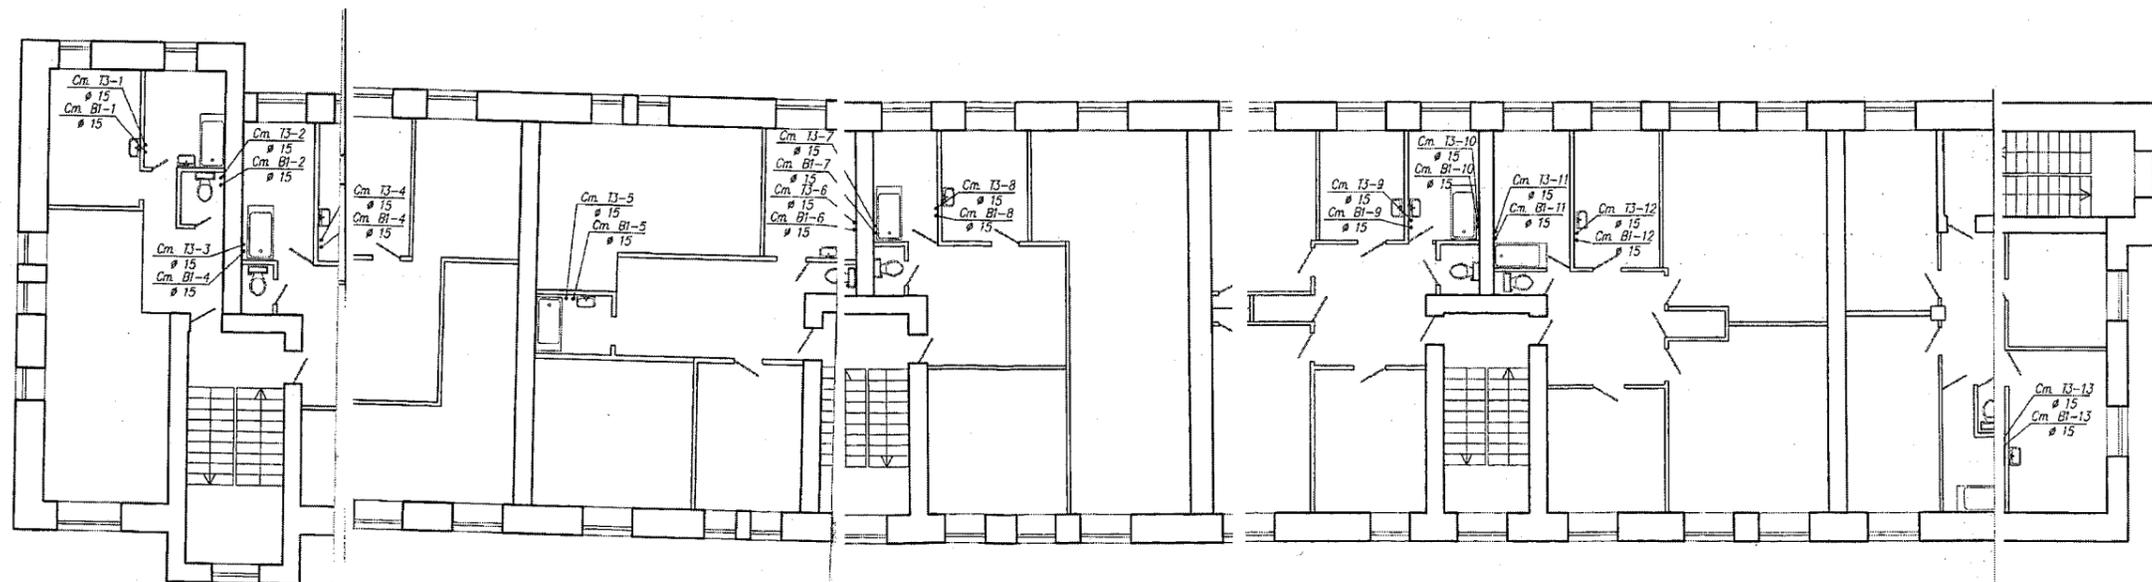

Составлено
Вариант № 1
Лист 4 из 4

						2014-70-ВК		
						Жилой дом по ул. 1-й пер. Пархоменко, 14 в Ленинском районе г. Новосибирска		
Изм.	Кол.	Лист	ИР/жк	Подп.	Дата	Кап.ремонт	Лист	Листов
						систем водоснабжения	Р	4
Выполнил	Долгоб	Проверил	Назун	Утвердил	Зензаров	Планы 3-4 этажей с сетями водопровода		ООО "Жилкоммунпроект"
						Формат А1		

Схема стояков В1


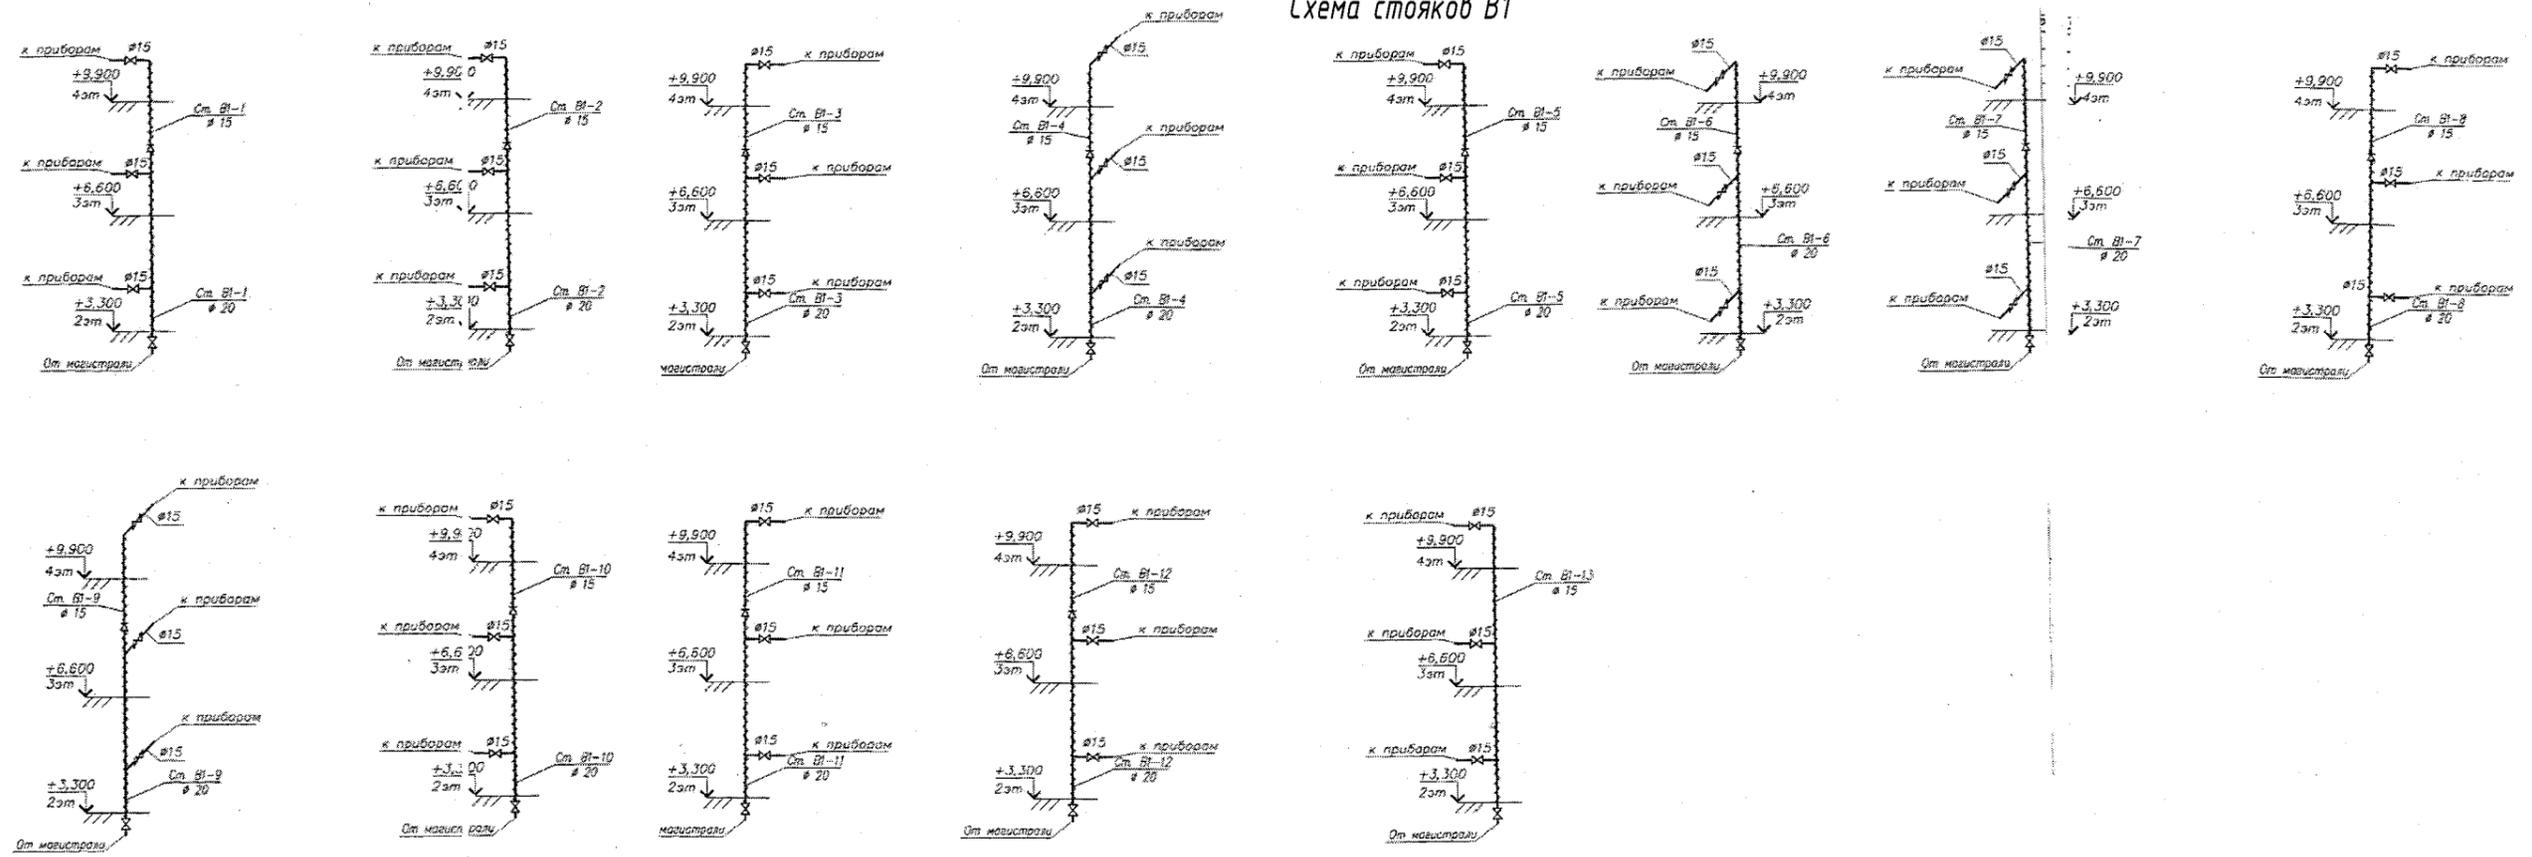


Схема стояков Т3

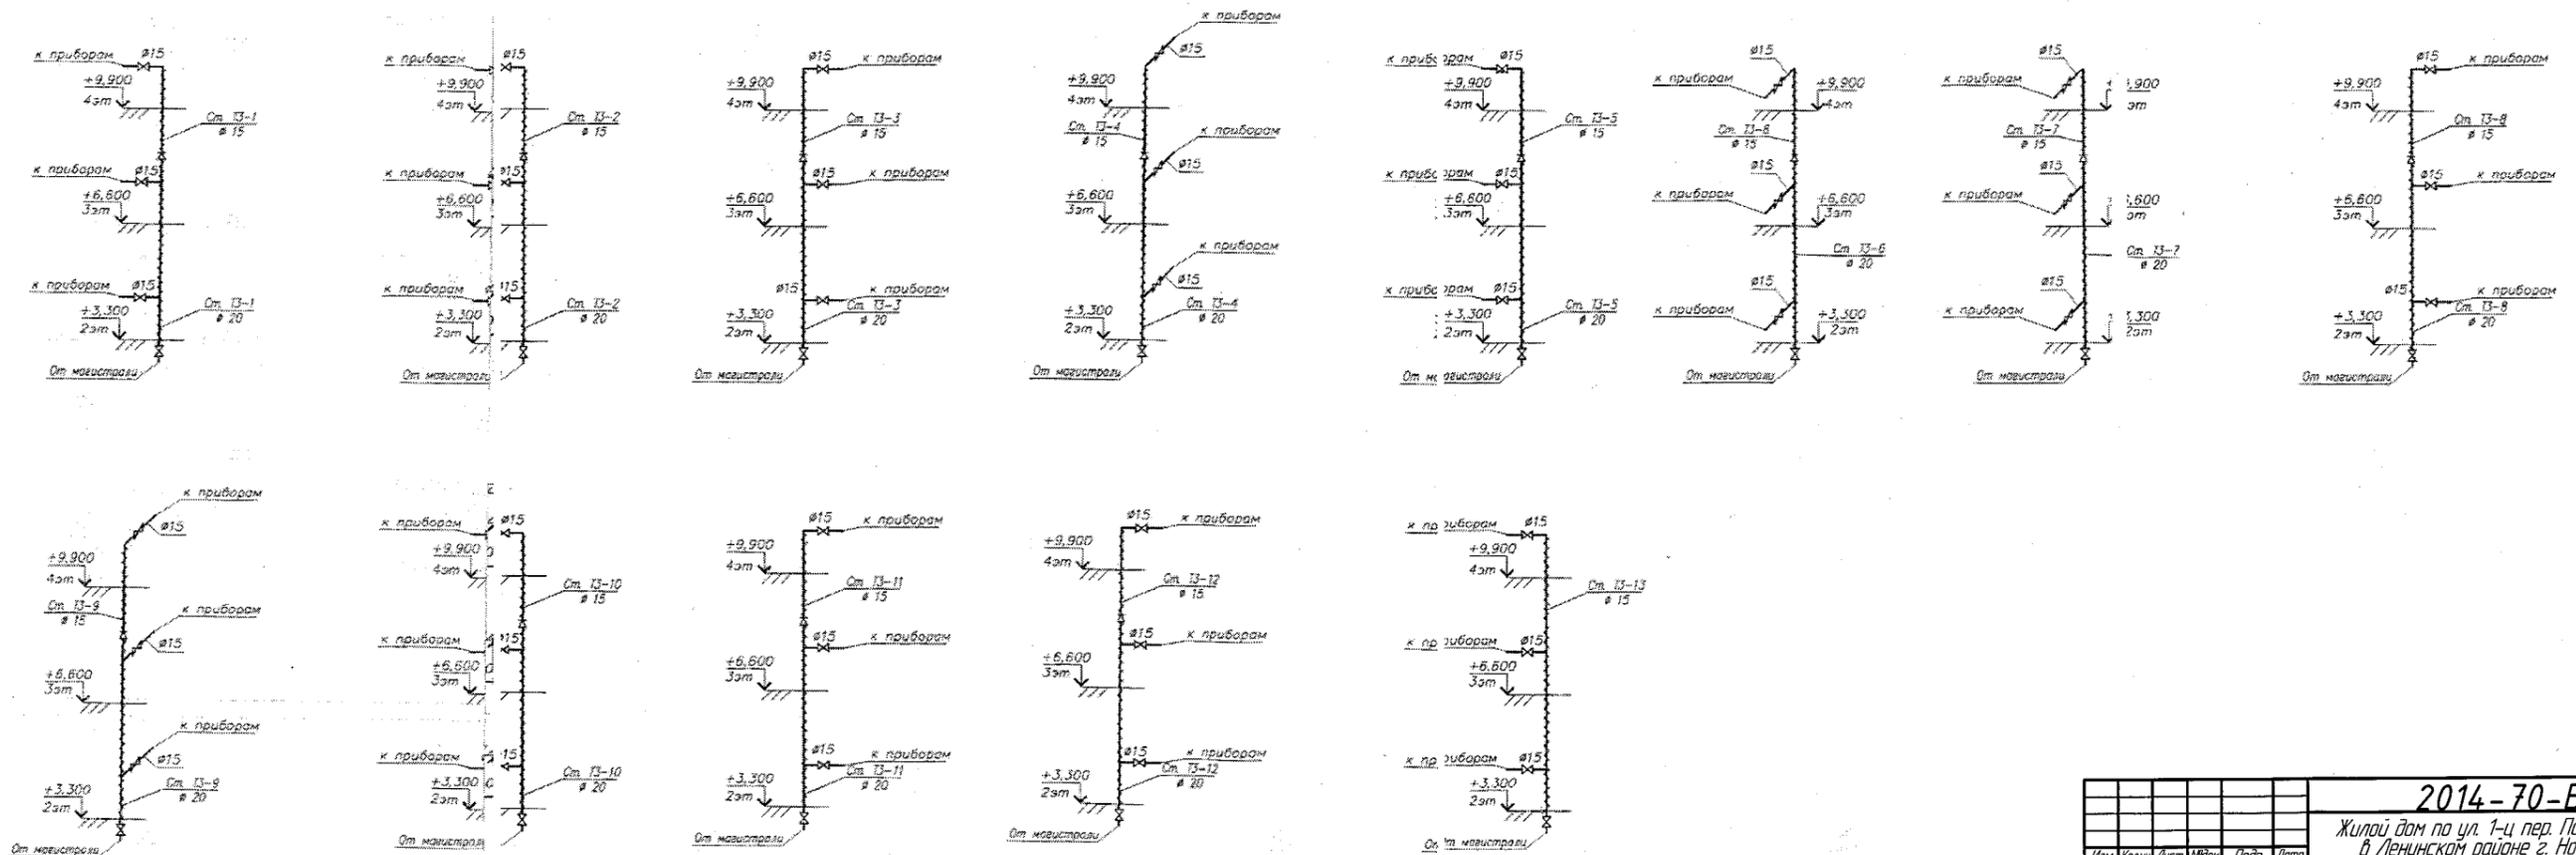

2014-70-ВК					
Жилой дом по ул. 1-й пер. Пархоменко, 14 в Ленинском районе г. Новосибирска					
Капитальный ремонт систем водоснабжения				Страница	Лист
Схемы систем В1, Т3				Р	5
Выполнил	Должность	Проверил	Должность	ООО "Жилкомунпроект"	
Исполн.	Инженер	Инженер	Инженер	Формат А1	

Лист № 001
Листов 001
Всего листов 001


Позиция	Наименование и техническая характеристика	Тип, марка, обозначение документа, опросного листа	Код оборудования, изделия, материала	Завод-изготовитель	Единица измерения	Количество	Масса единицы, кг	Примечания
1	2	3	4	5	6	7	8	9
	ХОЗЯЙСТВЕННО-ПИТЬЕВОЙ ВОДОПРОВОД (В1)							
	1. Трубопровод из стальных водопроводных оцинкованных труб, легких с резьбой под накатку $\phi 20$	ГОСТ 3262-75*			п.м.	72		
	2. То же $\phi 15$	ГОСТ 3262-75*			п.м.	91		
	3. Кран запорный шаровый $\phi 20$	Valtec		Valtec или аналог	шт	12		
	4. То же $\phi 15$	Valtec		Valtec или аналог	шт	40		
	5. Кран поливочный наружный, компл.				компл.	2		
	5.1 Вентиль запорный шаровый $\phi 25$	Valtec		Valtec или аналог	шт	2		
	5.2 Рукав резиновый напорный с текстильным каркасом L=30м $\phi 32$	ГОСТ 18698-79			шт	2		
	6. Теплоизоляционный материал "Thermaflex" FRZ $\delta=13$ мм	J-28		Thermaflex или аналог	п.м.	72		
	7. То же	J-22		Thermaflex или аналог	п.м.	91		
	8. Металл для крепления трубопроводов				кг	14,6		
	9. Гидравлическое испытание трубопроводов				п.м.	163		

Согласовано

Взам. инв. №

Подп. и дата

 Инв. № подл.

						2014-70-ВК.С			
						Жилой дом по ул. 1-я пер. Пархоменко, 14 в Ленинском районе г. Новосибирска			
Изм.	Кол.ч.	Лист	№ док.	Подп.	Дата	Капитальный ремонт систем водоснабжения	Стадия	Лист	Листов
							р	1	3
Выполн.	Долгов					Спецификация материалов и оборудования	ООО "Жилкоммунпроект"		
Провер.	Нагин								
Н.контр.	Зензеров								

Копировал

Формат А3

